
 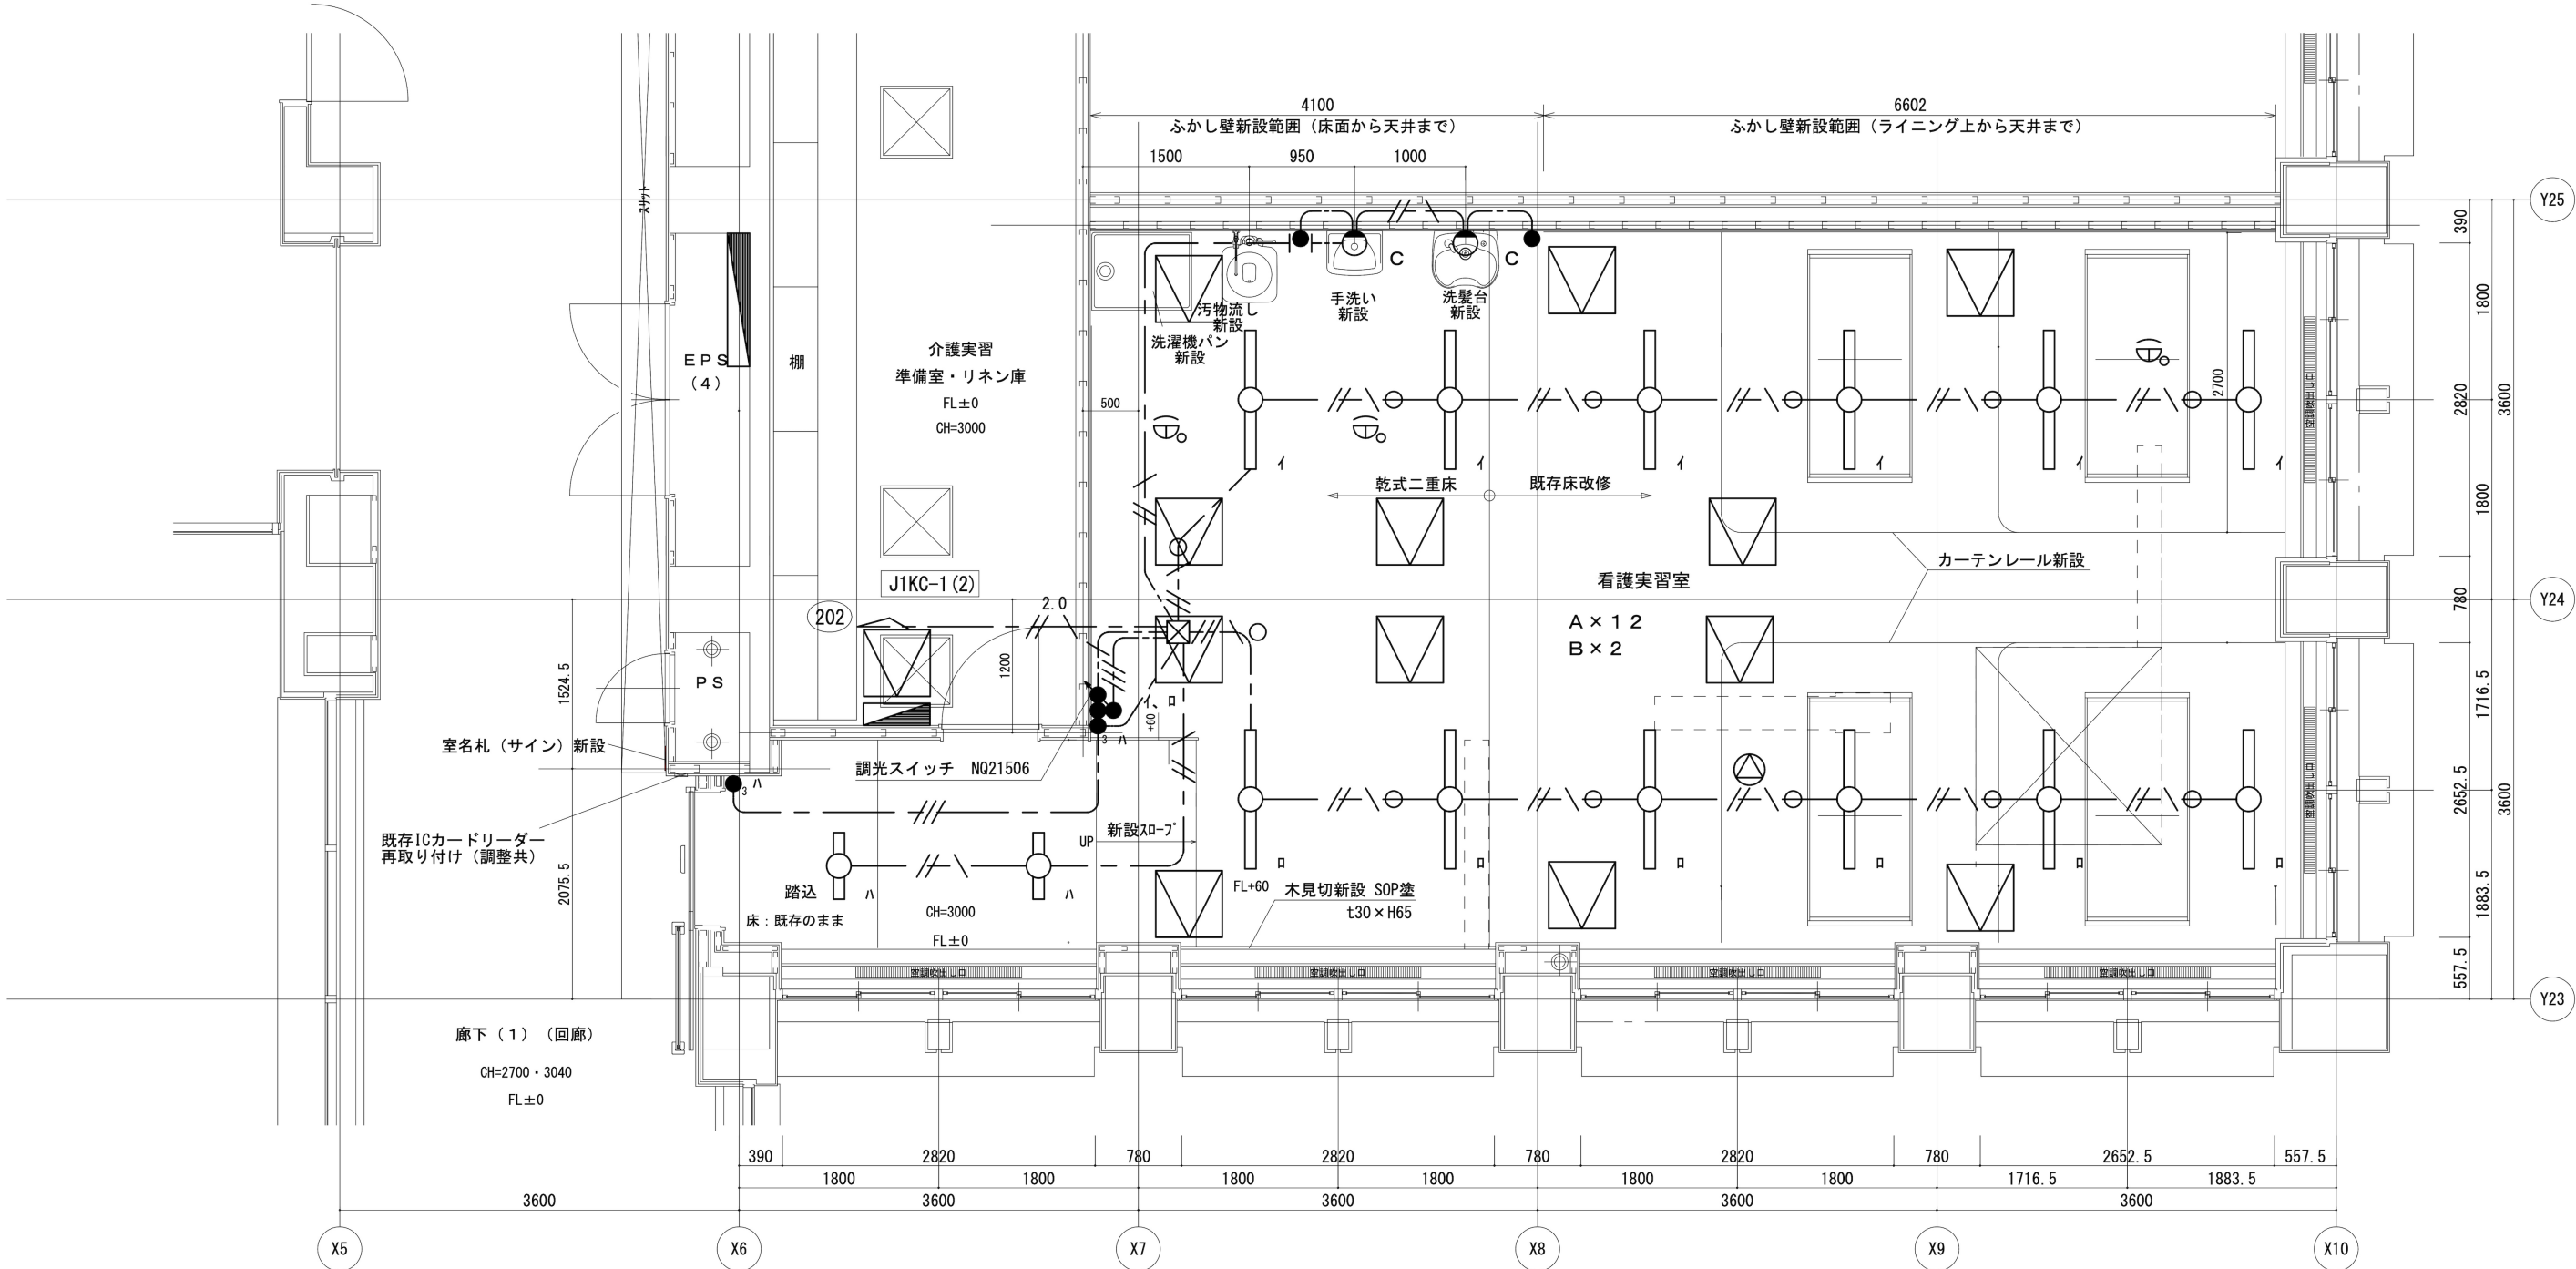



— — —	EM-EEF1. 6mm-2C
— // \ —	EM-EEF1. 6mm-3C (1E)
— // —	EM-EEF1. 6mm-3C
— // \ ^{2.0}	EM-EEF2. 0mm-3C
— // \ ⊖	EM-EEF1. 6mm-3C (1E) + EM-FCPEV0. 9mm-1P
— -/- —	EM-FCPEV0. 9mm-1P

●	1P15A×1
● ³	3W15A×1
●	1P15A×1 調光スイッチ
⊖	定温式スポット型感知器 特種 防水
⊖	スピーカー 既存そのまま

※符号イ・ロのスイッチは、それぞれ片切で行い、調光は同時とする



・特記事項		PROJECT	令和6年度公立大学法人岩手県立大学 共通棟D1階入浴実習室改修工事		SCALE	A1 : 1/30 A3 : 1/60		管理建築士		構造設計	
		TITLE	電灯・弱電設備 改修後平面図		DATE	建築士事務所登録		検 図	DRAWING	SHEET NO. E-06	