


☒	アウトレットボックス
●	1P15A×1
● ^L	1P15A×1 確認表示灯付
⊕	定温式スポット型感知器 特種 防水
⊙	スピーカー 既存そのまま

照明器具撤去・処分


ケーブル撤去・処分

内の器具・ケーブル・スイッチはすべて撤去

※感知器のみ、一時撤去・再取付とする

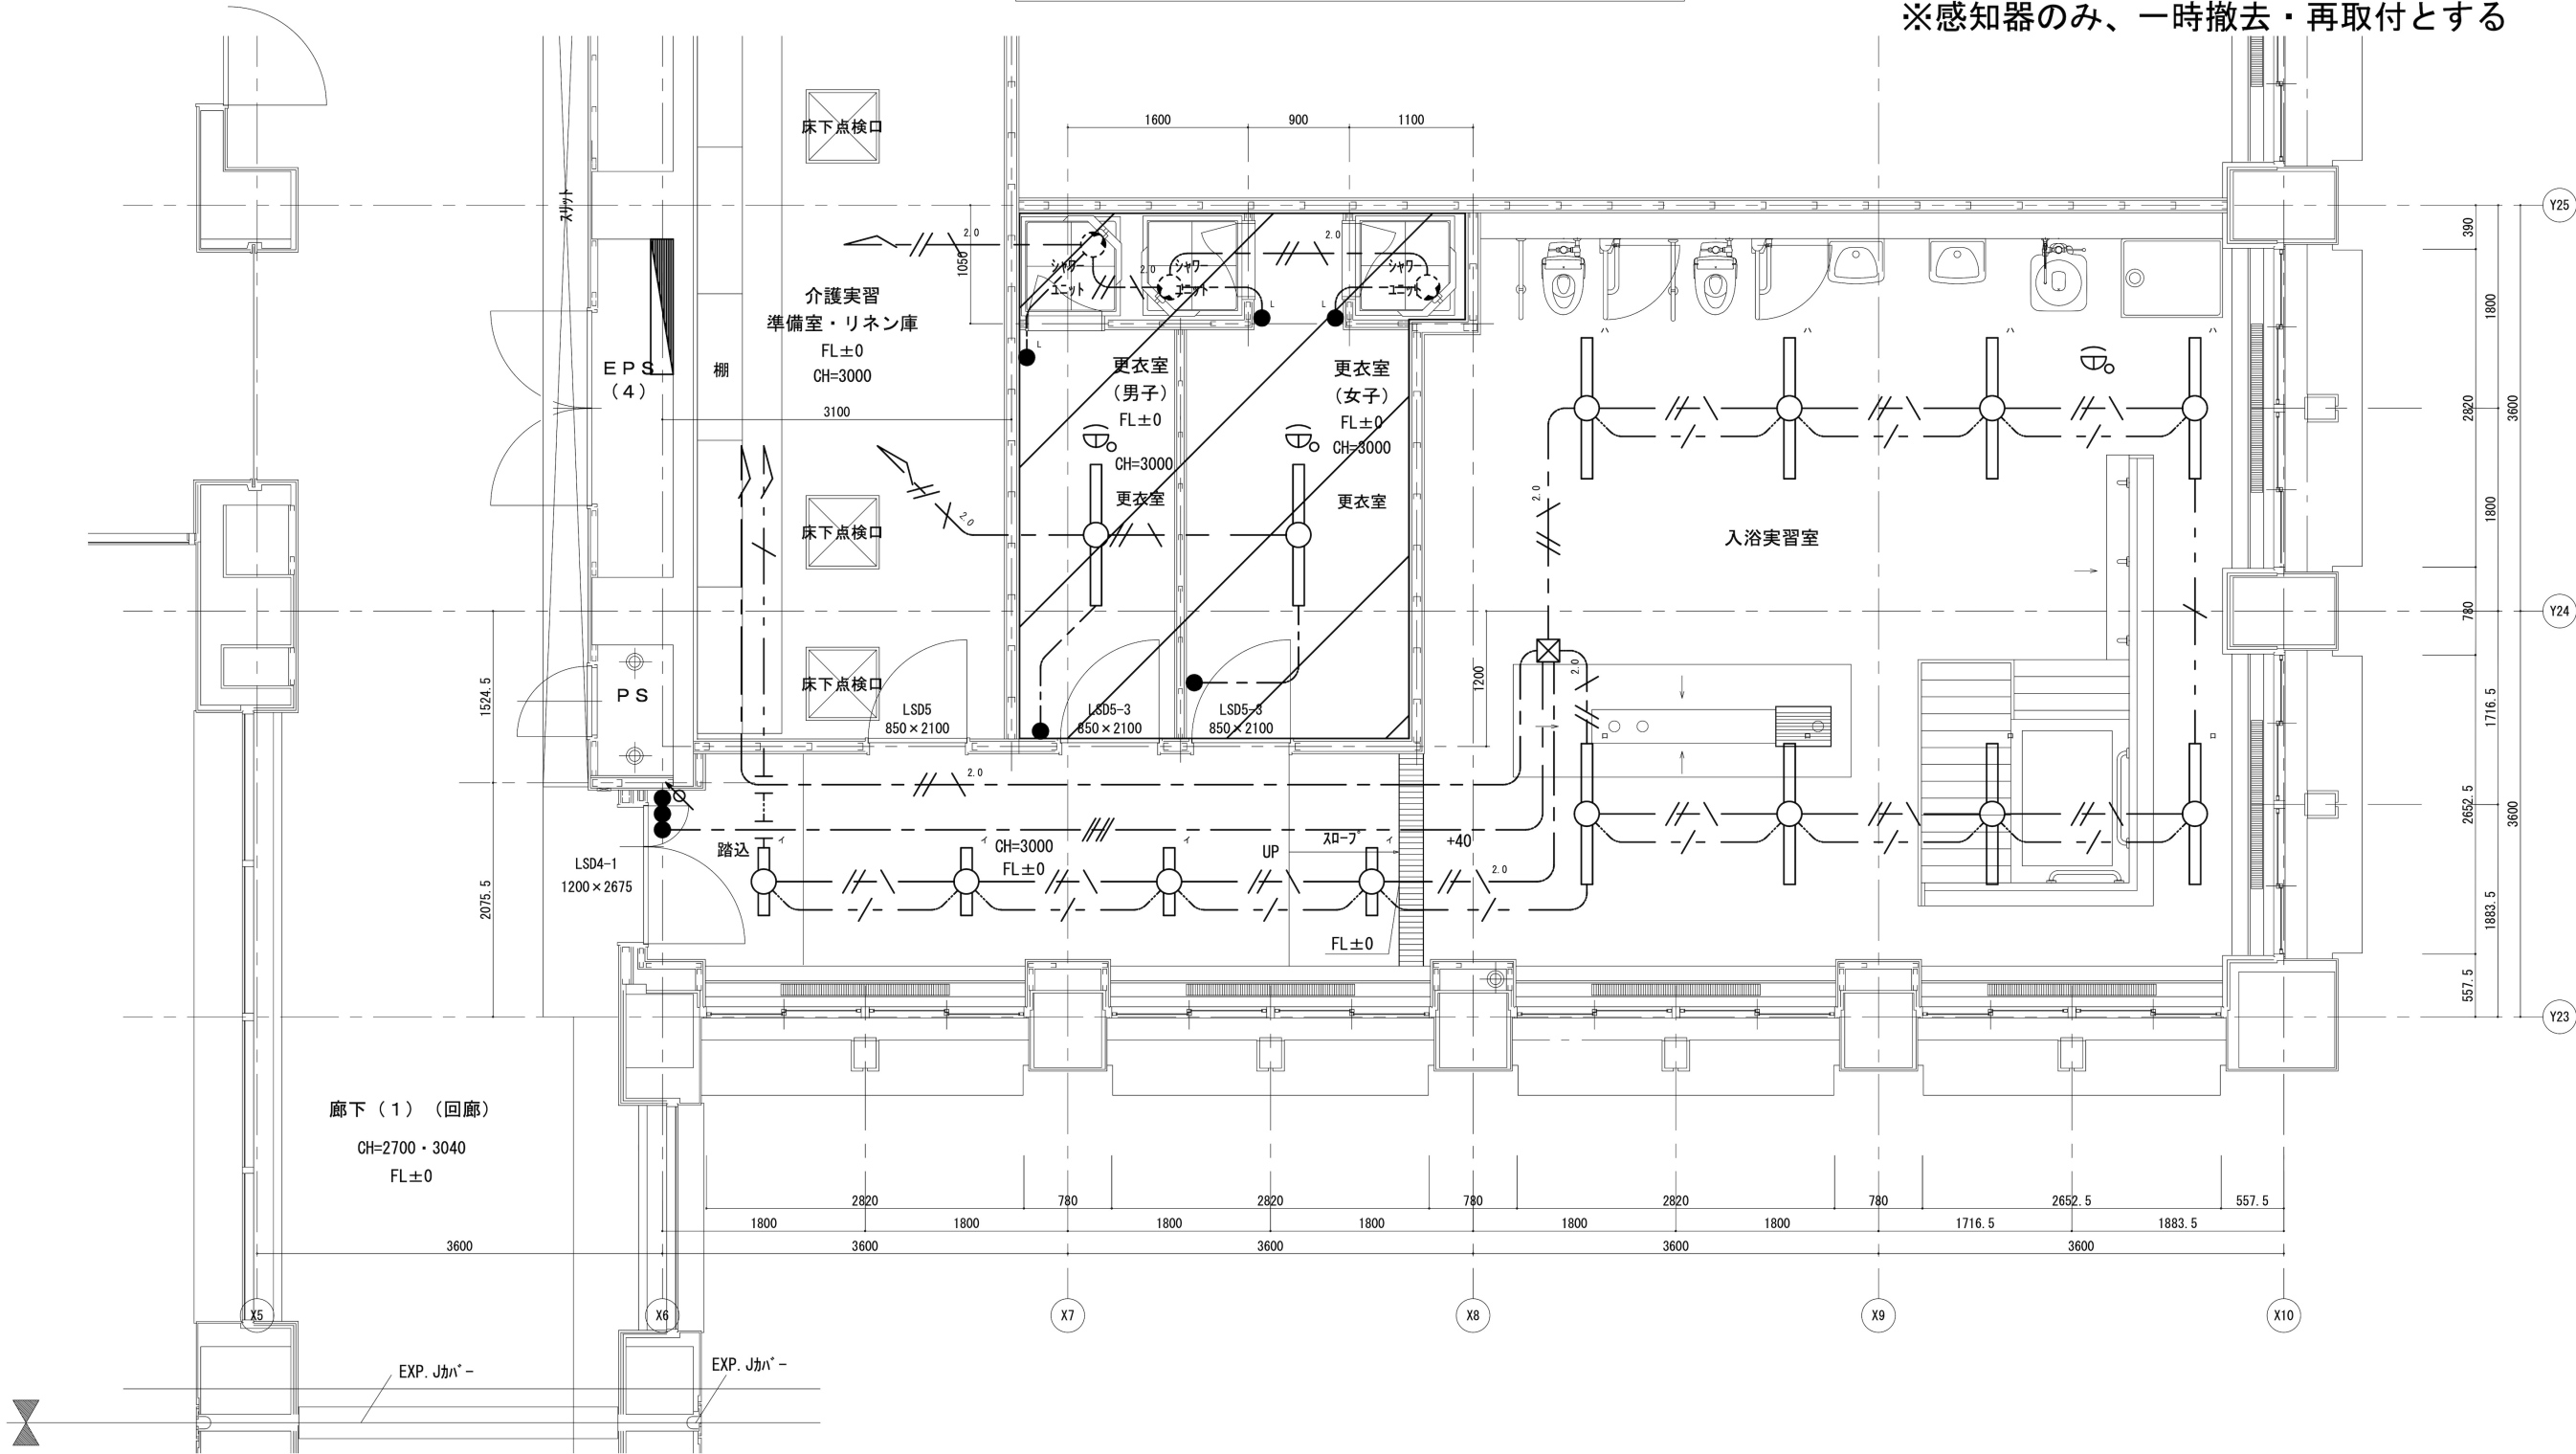

撤去 平面図（入浴実習室）S=1:60（A3）

・特記事項	 <p>地域に未来に多様なアートを 岩手県立大学 Iwate Prefectural University</p>	PROJECT 令和6年度公立大学法人岩手県立大学 共通棟D1階入浴実習室改修工事	SCALE A1 : 1/30 A3 : 1/60	管理建築士	構造設計		
		TITLE 電灯・弱電設備 改修前平面図	DATE	建築士事務所登録	検 図	DRAWING	SHEET NO. E-07